



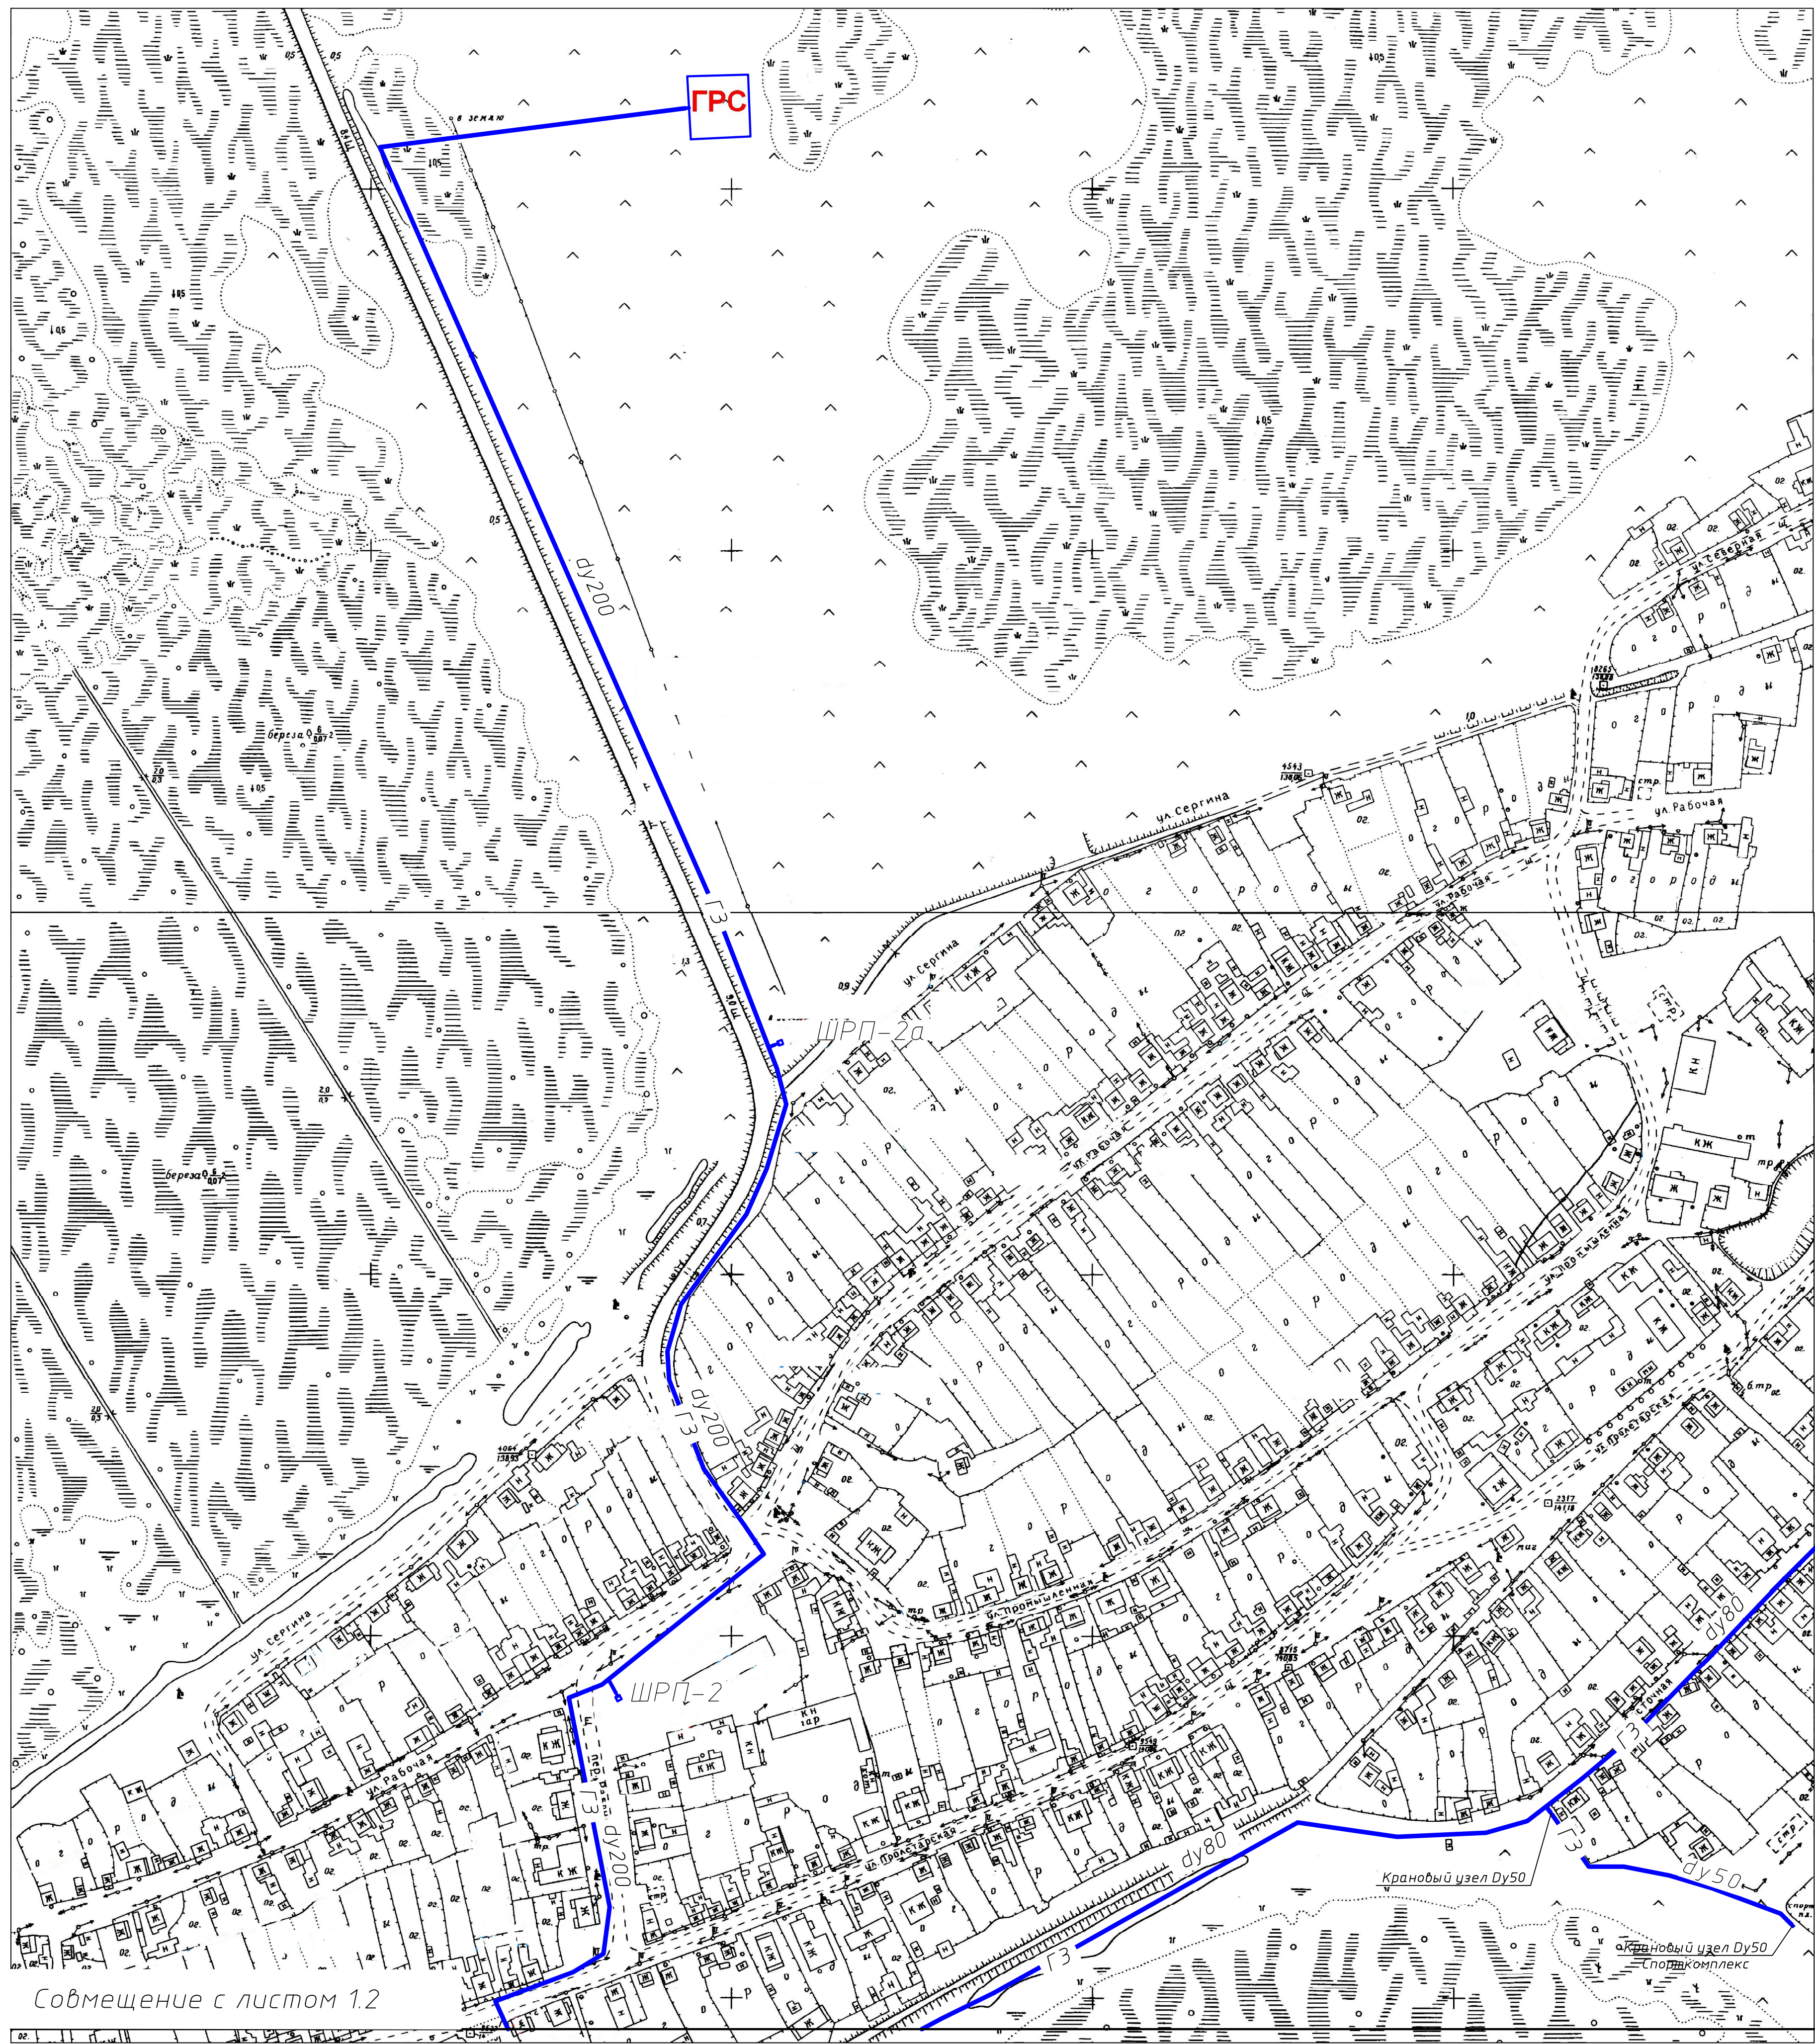


Схема расположения листов

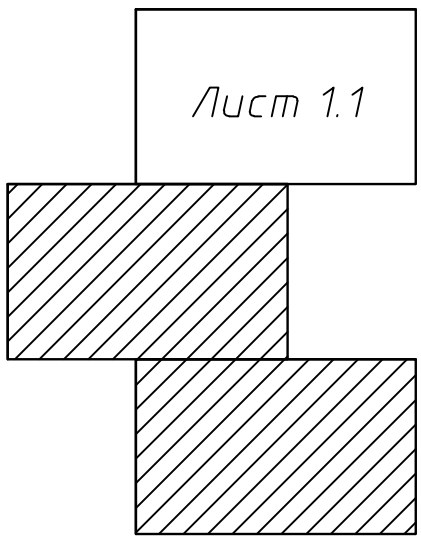

Условные обозначения

- ГЗ - Газопровод высокого давления
- ШРП (существующее)
- du100 Условный диаметр газопровода, мм

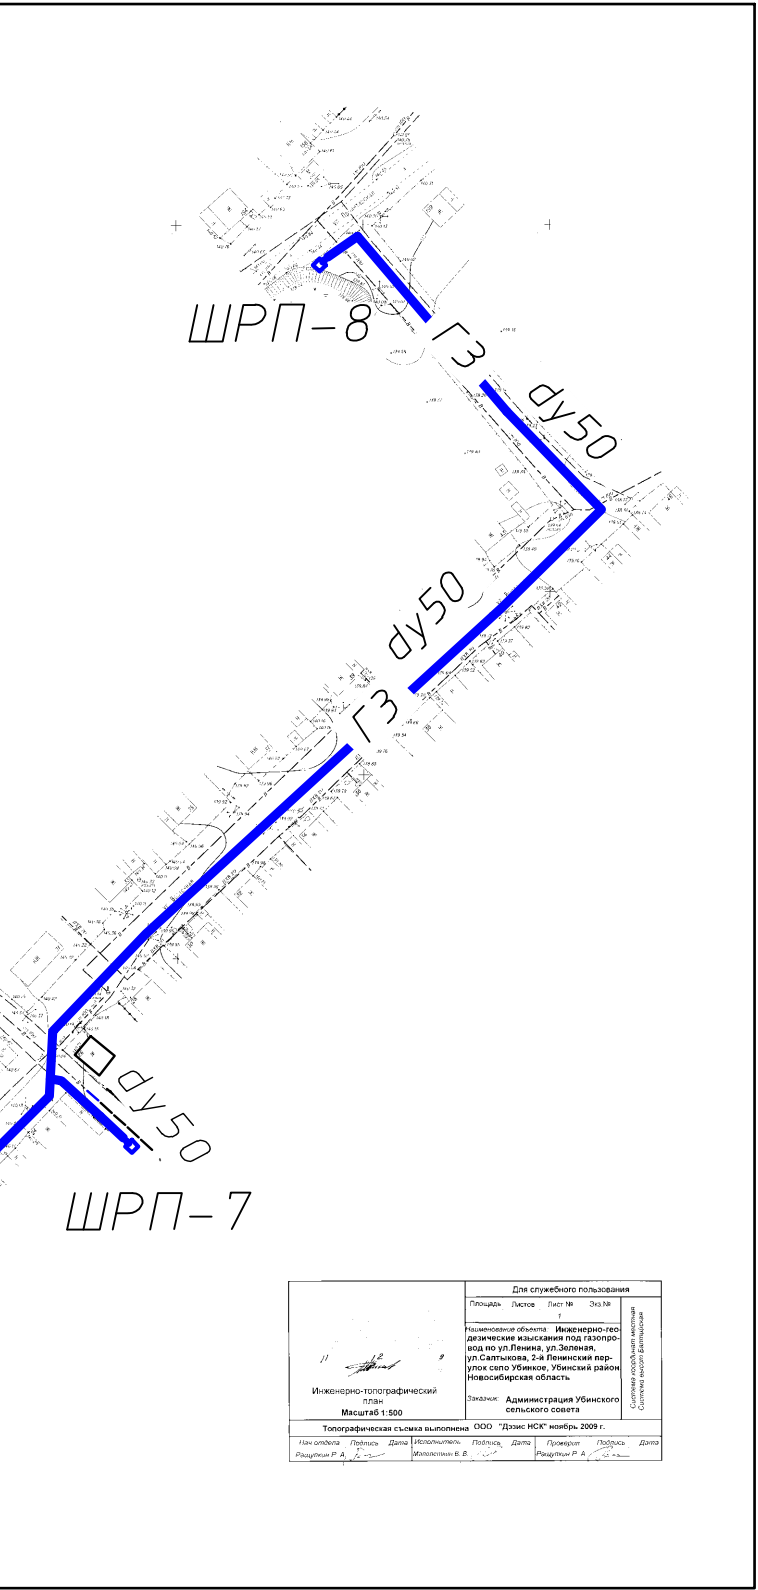

Совмещение с листом 1.2

						НПК-437-16-СХ		
						Схема газоснабжения с Убинское Убинского района Новосибирской области		
Изм.	Кол.уч.	Лист	№ док.	Подп.	Дата	Схема газоснабжения	Стадия	Лист
Г.И.П.	Бескоб					Разработал Пономарев	ПД	1.1
Проверил Бескоб						Схема газопроводов высокого давления		
Н.контр. Аникин						М 1:2000	000 НПК "Факел"	

Копировал

A1

Создано			
Изм.	Кол.уч.	Лист	№ док.
Г.И.П.	Бескоб		
Проверил Бескоб			
Н.контр. Аникин			